


Legenda

- palo per illuminazione e videosorveglianza
- pozzetto impianto elettrico
- - - corrugato ϕ 90 con cavi elettici
- ▭ quadro elettrico
- ▭ contatore elettrico


Planimetria impianto elettrico Scala 1:200

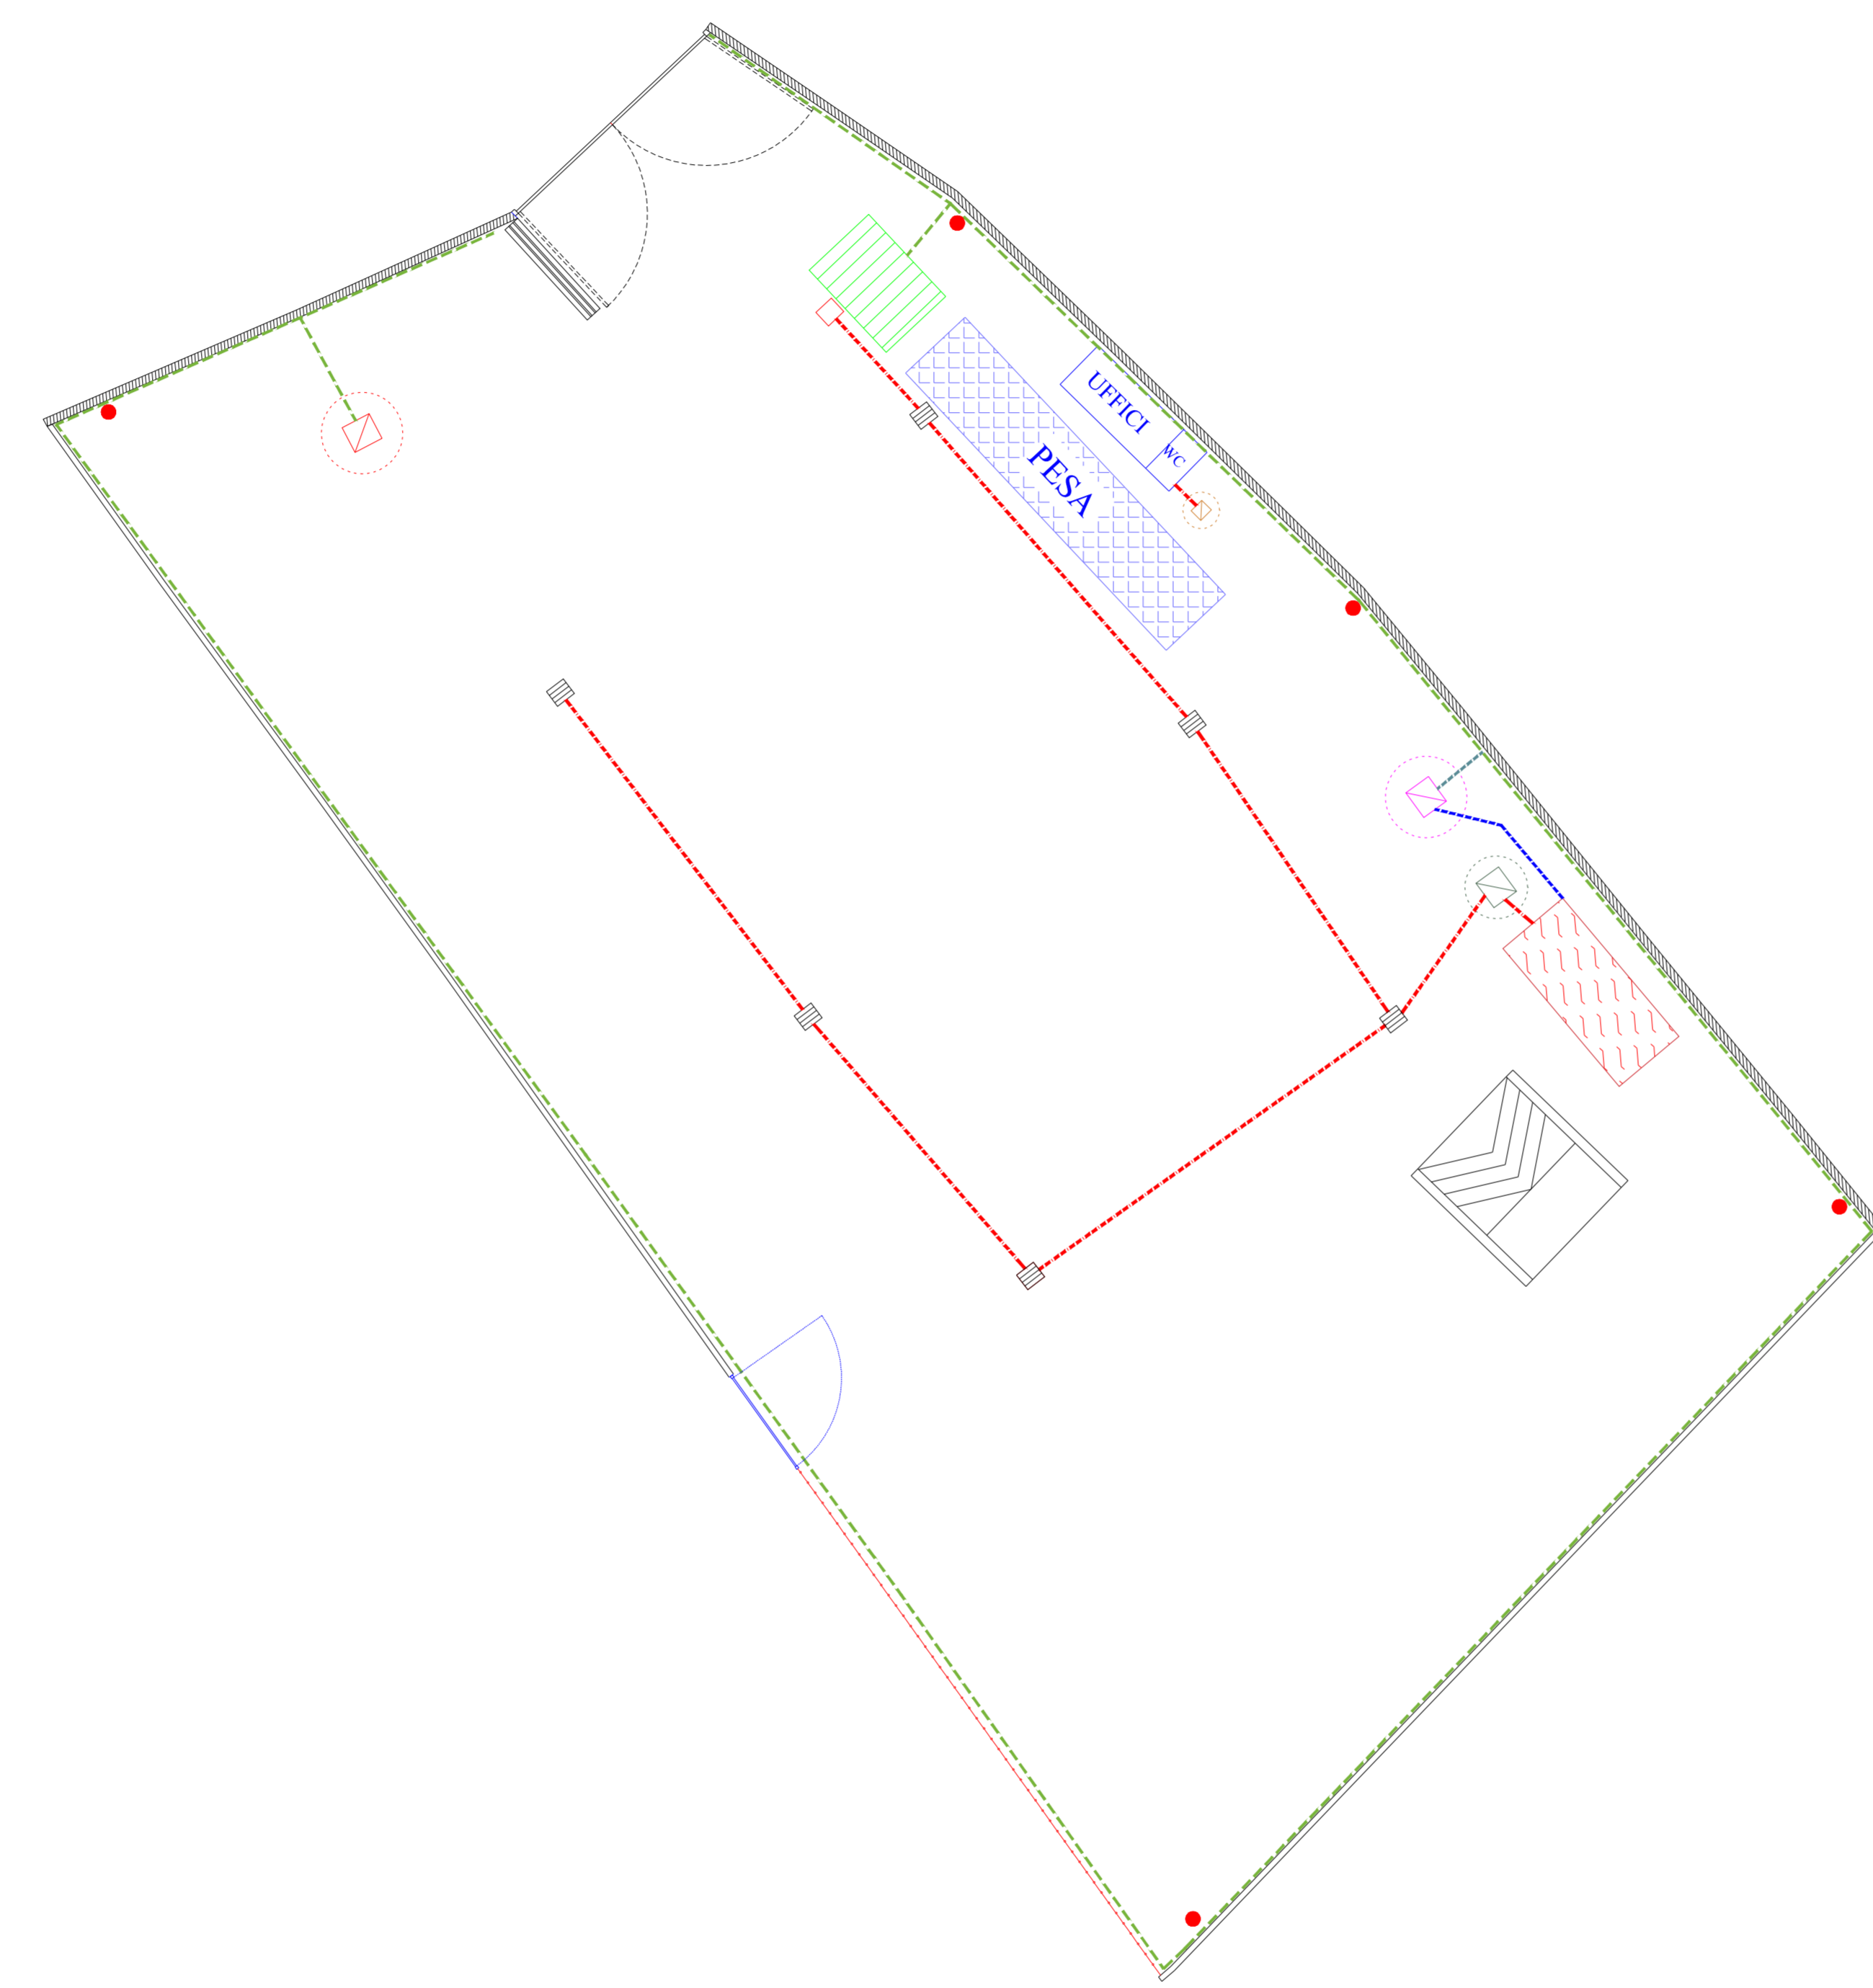

Legenda

- ▭ caditoia raccolta acque
- ▭ vasche di raccolta esistenti
- ▭ vasca di trattamento acque meteoriche di piazzale
- ▭ vasca imhoff
- - - condotta pvc ϕ 200
- - - condotta pead ϕ 75 PN 6
- - - condotta pead ϕ 30 PN 6
- estintori a polvere
- ▭ vasca trattamento acque di piazzale
- ↙ nebulizzatori

Planimetria rete di smaltimento/trattamento acque e impianto abbattimento polveri Scala 1:200

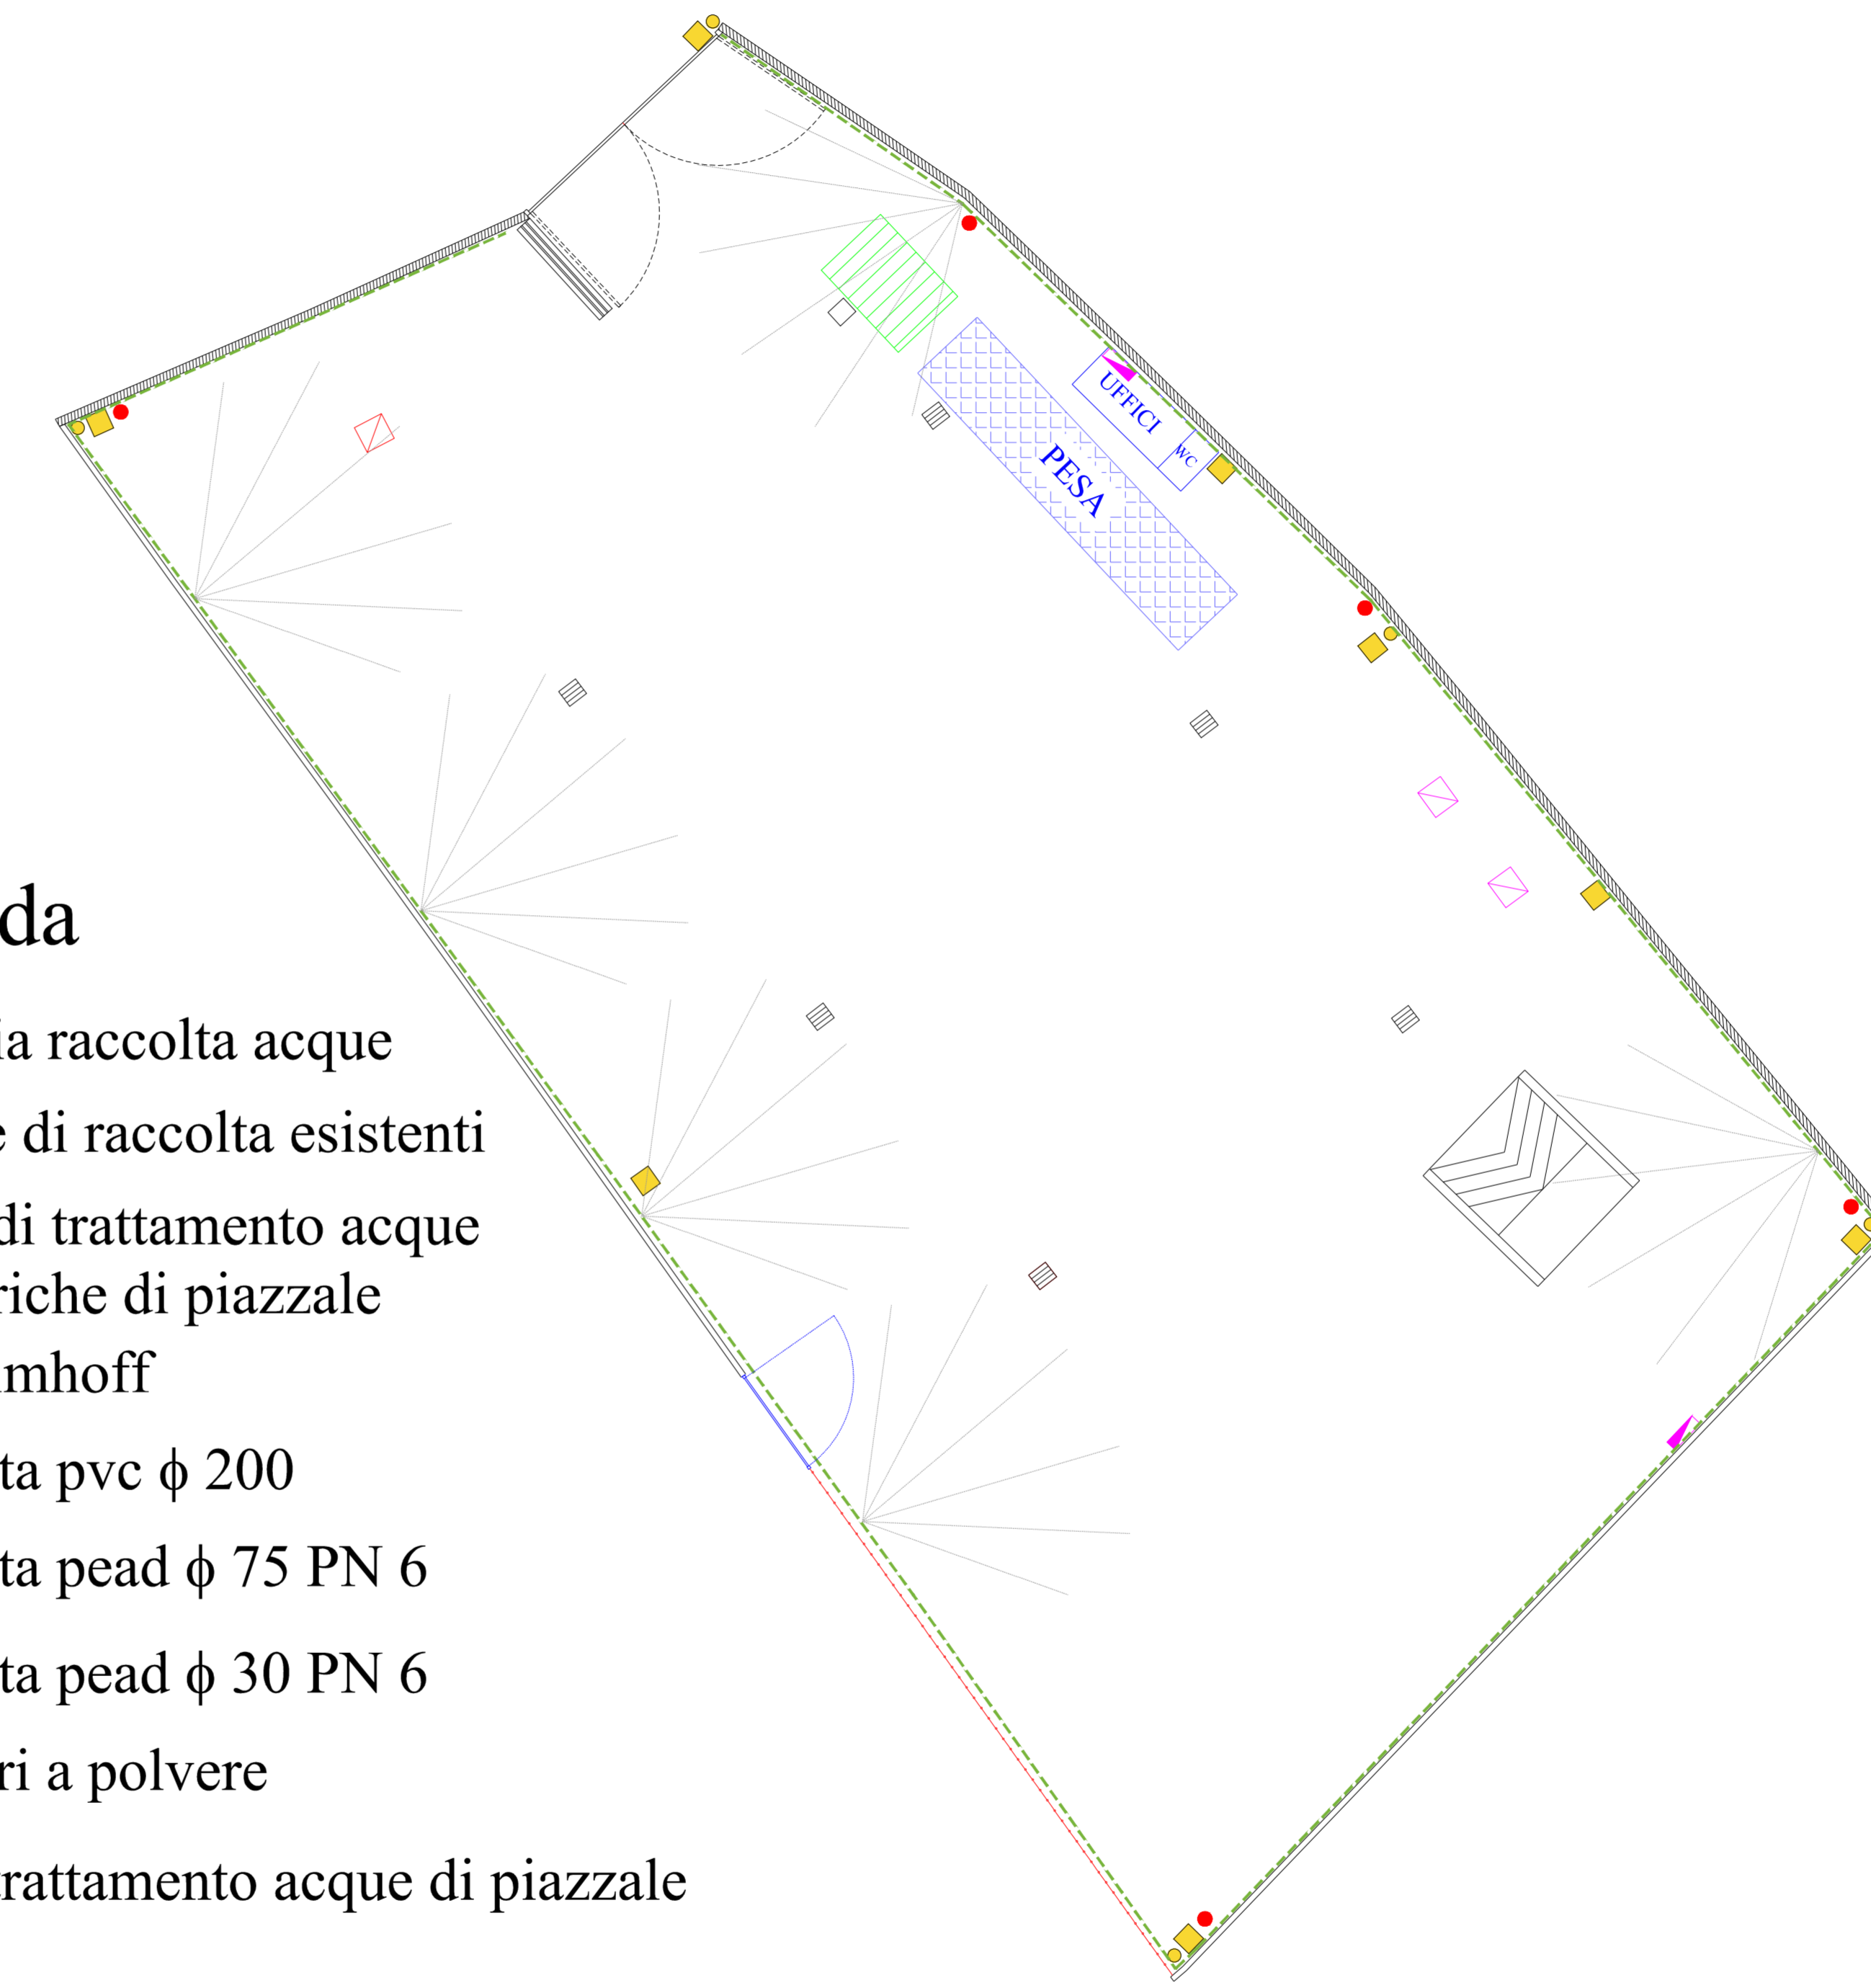

Impianto di nebulizzazione Scala 1:200

Comune di OTTAVIANO Città Metropolitana di Napoli	
REALIZZAZIONE IMPIANTO PER TRATTAMENTO RIFIUTI NON PERICOLOSI SITO IN VIA BOSCO DEL GAUDIO N.C.T. FOGLIO n. 2 PARTICELLE n. 2245, 2249	
SEGNALAZIONE CERTIFICATA DI INIZIO ATTIVITA' INTERVENTI DI MANUTENZIONE STRAORDINARIA Art. 118 RUEC - Art. 6 DPR 380/2001 PER ADEGUAMENTO MANUFATTI ESISTENTI, REALIZZAZIONE IMPIANTO ELETTRICO ED INSTALLAZIONE APPARECCHIATURE ELETTROMECCANICHE	
ELABORATI GRAFICI DI PROGETTO	
ELABORATO <input type="checkbox"/> Relazione tecnica <input type="checkbox"/> Relazione studio prelim. impatto ambientale <input type="checkbox"/> Planimetrie inquadramento e rilievo fotografico <input type="checkbox"/> Piante e sezioni <input checked="" type="checkbox"/> Impianti tecnologici	Tav. 03 Data emiss. 08.03.2106 Scala: 1:200
Il Committente Ifrat S.r.l. IFRAT S.r.l. Viale Espina, 102 80068 OTTAVIANO (NA) D.P. e P. IVA 06231651214	Il progettista Ing. Giacomo Notaro