

COMUNE DI OSPEDALETTO D'ALPINOLO
Provincia di Avellino

**PROGETTO PER LA REALIZZAZIONE DI UN OPIFICIO DESTINATO AD IMPIANTO
DI PRODUZIONE E VENDITA DI RICAMBI AUTO NONCHE' IMPIANTO DI
DEMOLIZIONE CON RIVENDITA DI PEZZI DI RICAMBIO USATI COMPRESO LE
OPERAZIONI AMMINISTRATIVE DI RILASCIO DEL CERTIFICATO DI
DEMOLIZIONE E DI CANCELLAZIONE DEL VEICOLO DAL PRA**

**ELABORATO 7:
reti tecnologiche**

Per presa visione

La Proponente

Maria Vitale

Maria Vitale

**STRALCIO PLANIMETRICO SU BASE CATASTALE
CON INDIVIDUAZIONE RETI TECNOLOGICHE**
scala 1:500




STRALCIO PLANIMETRICO SU BASE CATASTALE CON INDIVIDUAZIONE RETE FOGNARIA NERA

scala 1:500

36


39

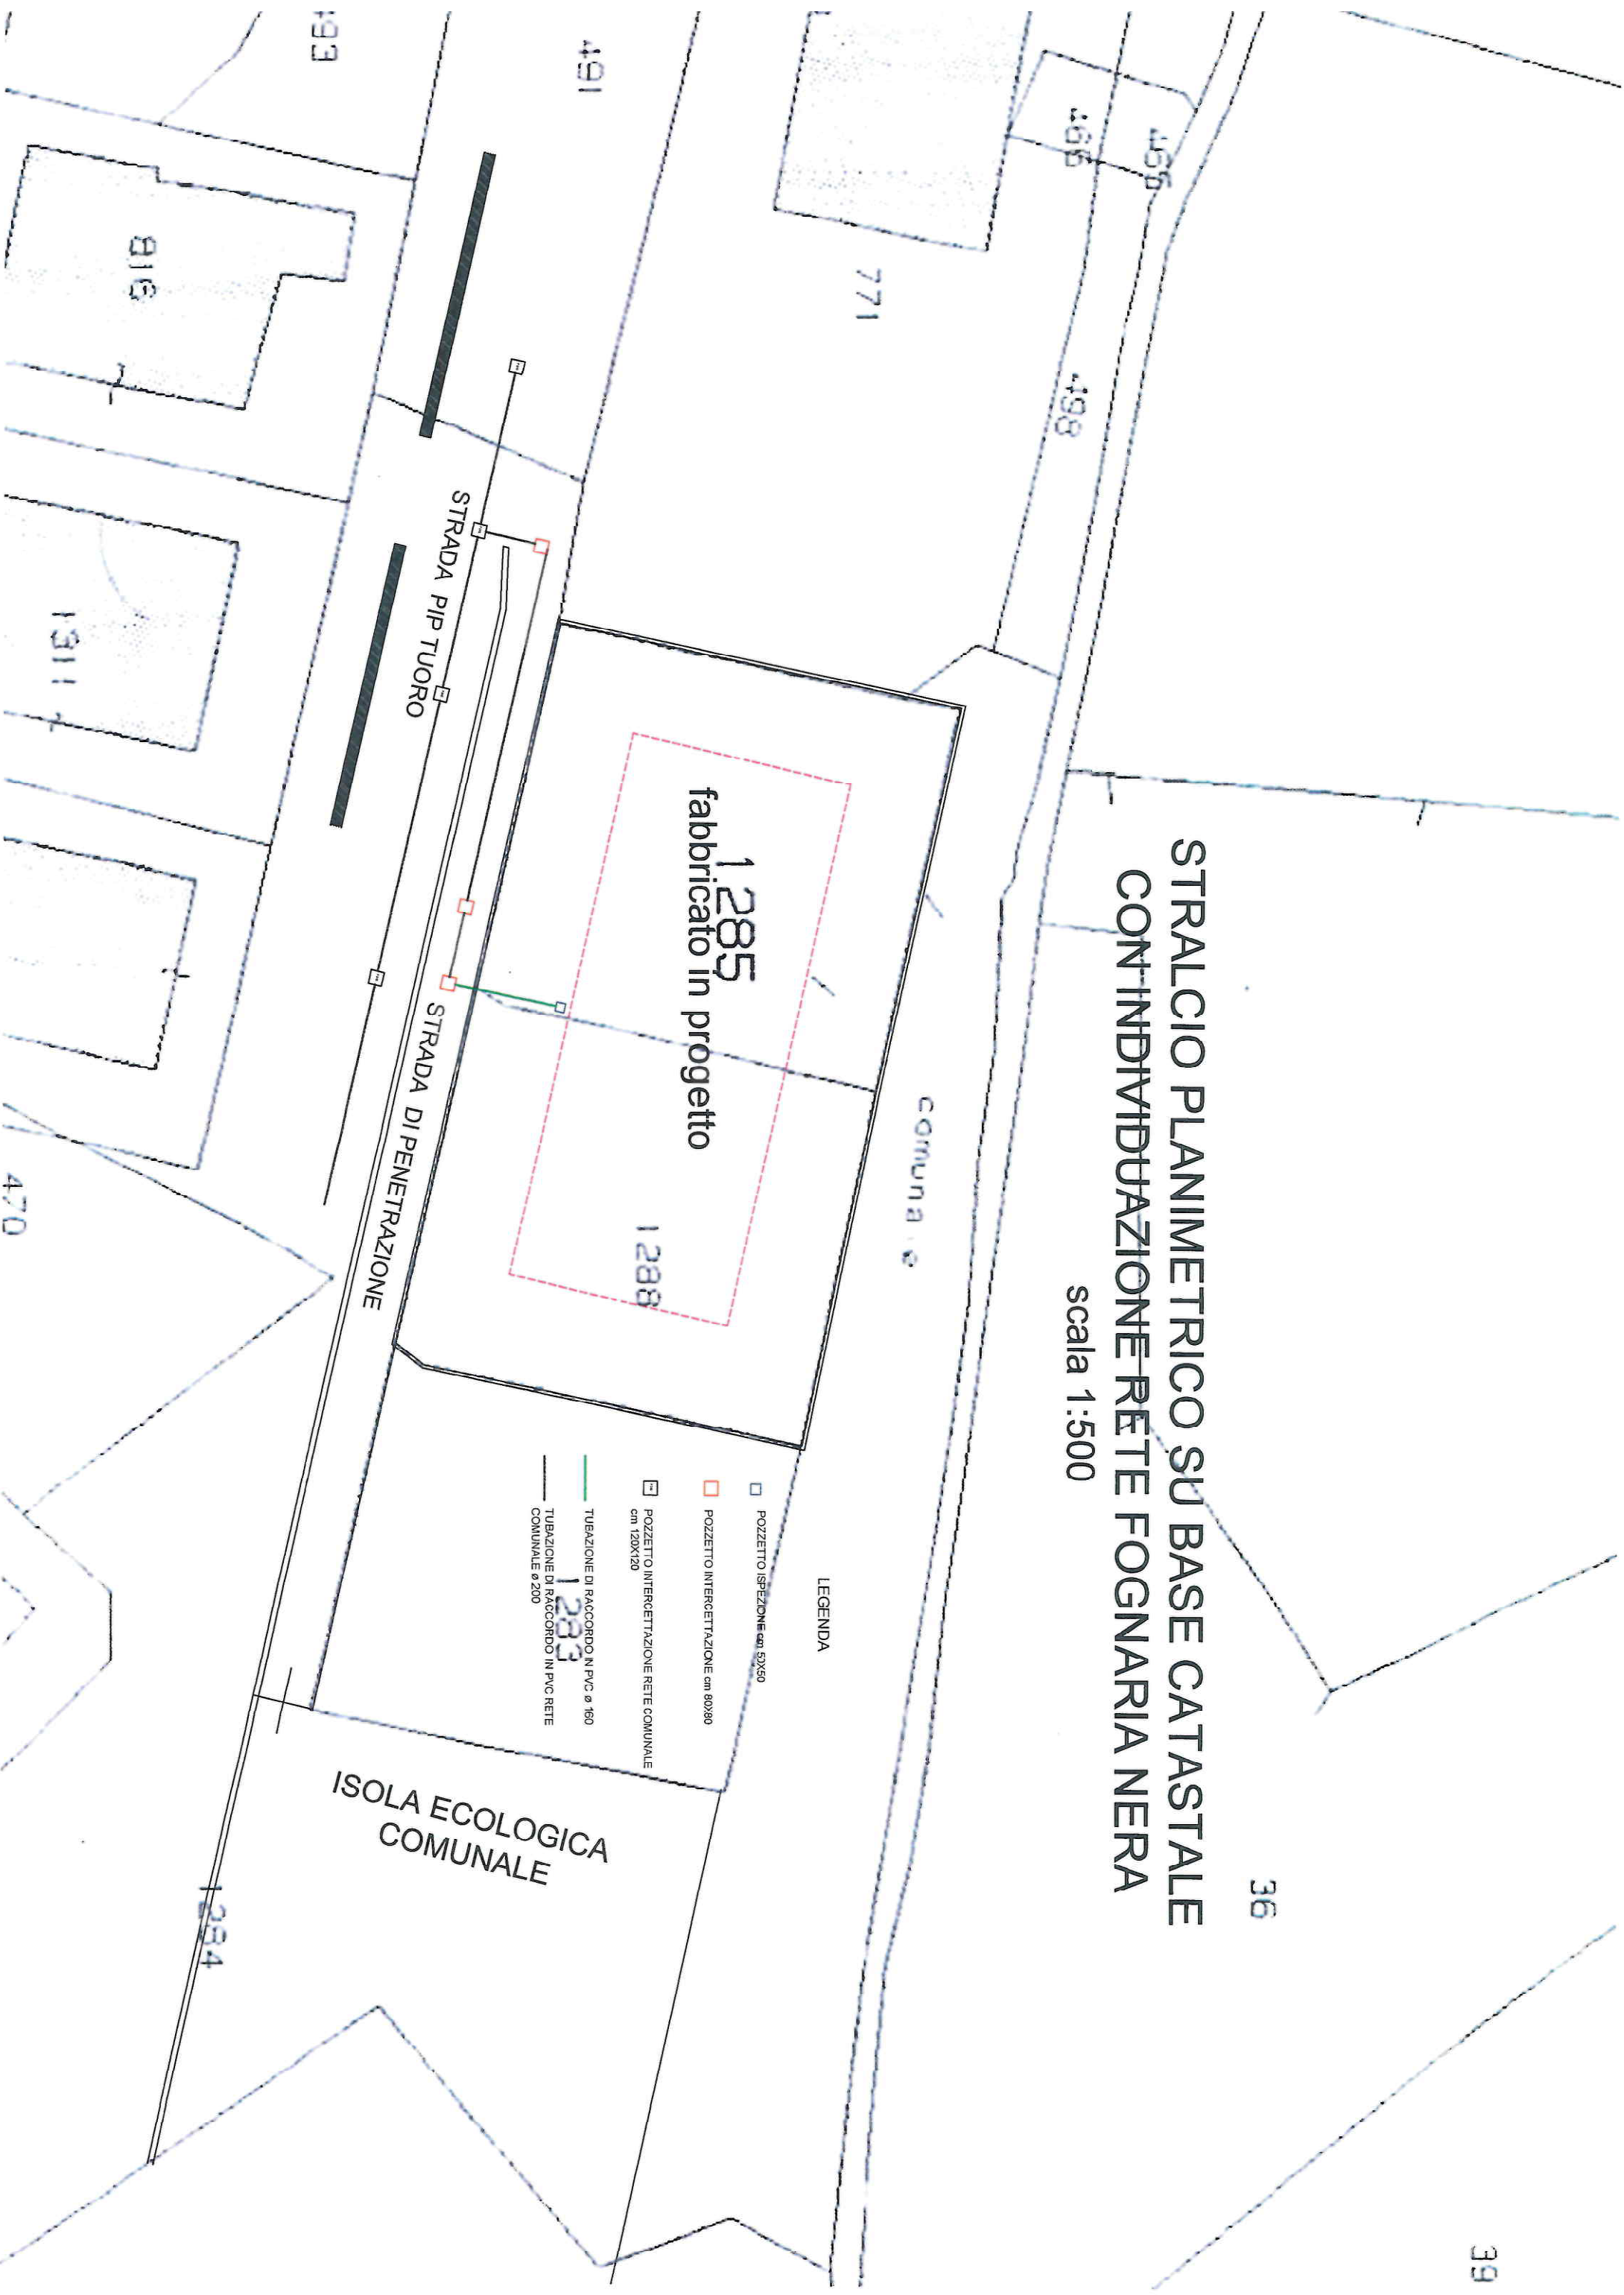

STRALCIO PLANIMETRICO SU BASE CATASTALE CON INDIVIDUAZIONE RETE BONIFICA ACQUE METEORICHE

scala 1:500

36

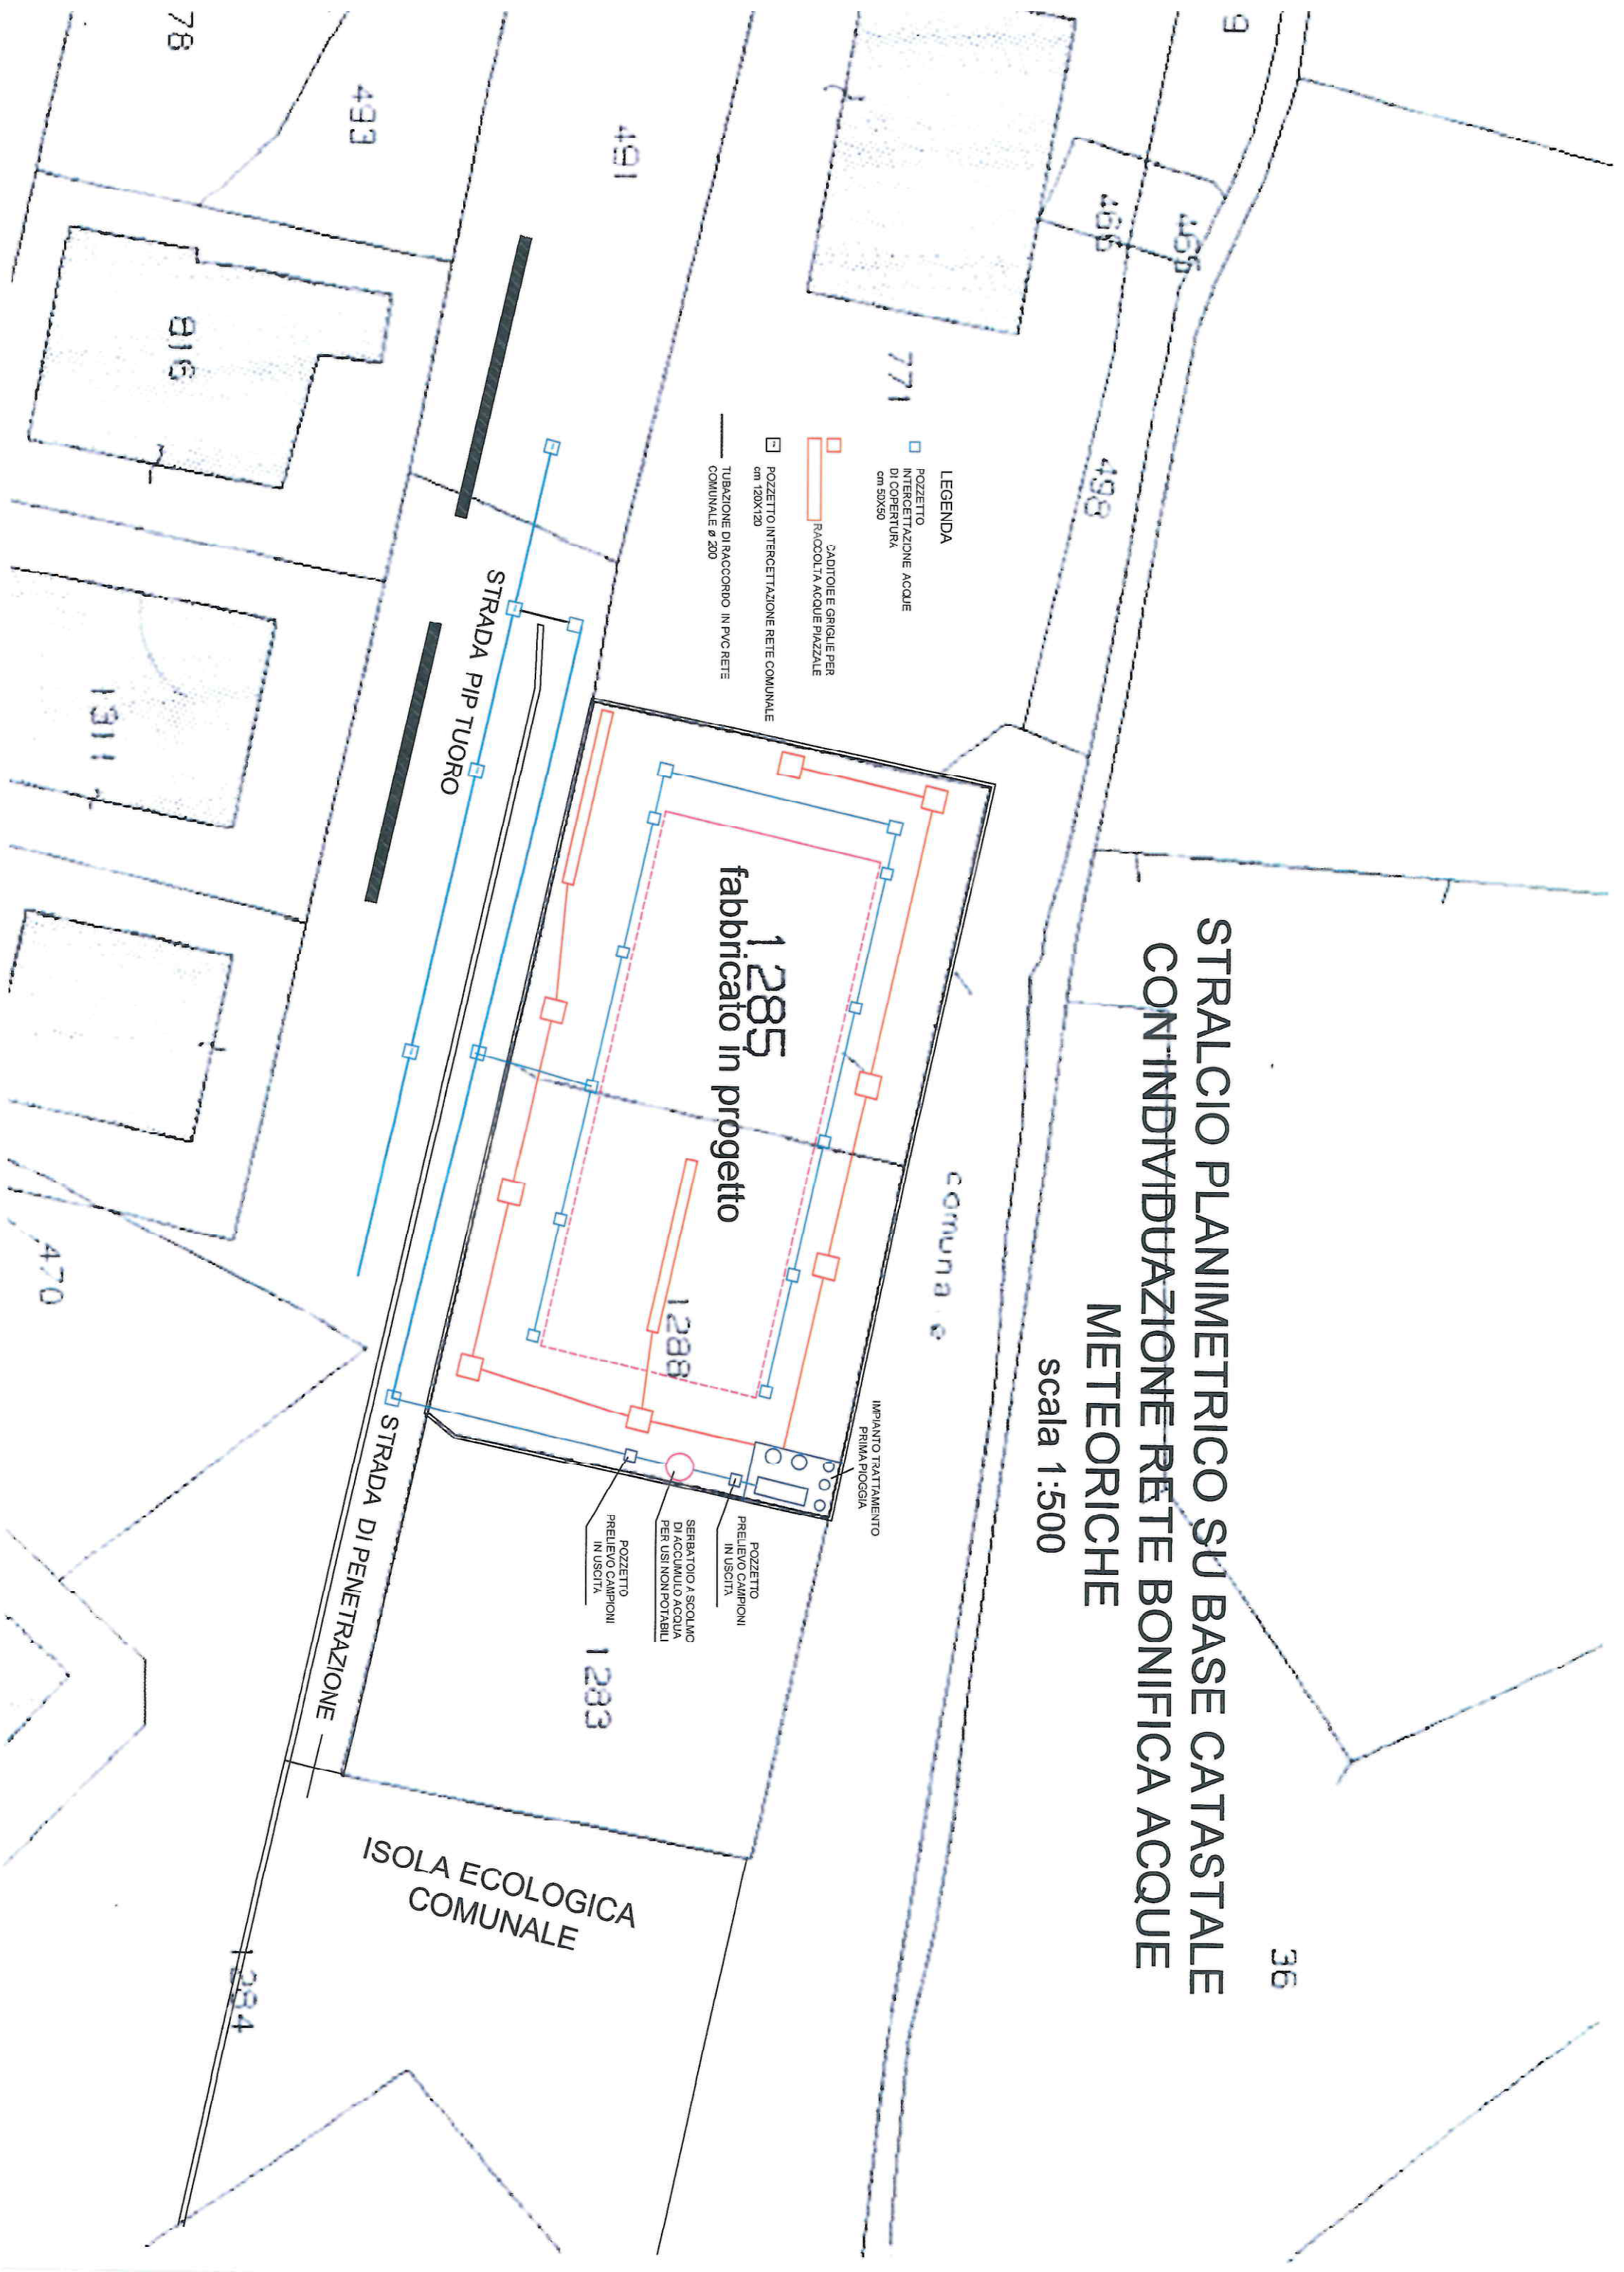

STRALCIO PLANIMETRICO SU BASE CATASTALE CON INDIVIDUAZIONE ALLACCIO ELETTRICO

scala 1:500



STRALCIO PLANIMETRICO SU BASE CATASTALE CON INDIVIDUAZIONE ATTACCHI ANTINCENDIO

Scala 1:500

